

Mapa zasadnicza

Skala 1:1000

Województwo: wielkopolskie

Powiat: obornicki

Jednostka ewidencyjna: Miasto Oborniki

Obręb ewidencyjny: OBORNICKI

Arkusz: 5

Działka: wg.załącznika

STAROSTWO POWIATOWE W OBORNICKACH
Wydział Geodezji i Nieruchomości
Referat Powiatowy Ośrodek Dokumentacji
Geodezyjnej i Kartograficznej
64-600 Oborniki, ul. 11 Listopada 2a
tel. 61 29 73 100, fax 61 29 73 101

Niniejsza mapa nie może służyć do opracowania
dokumentacji projektowej będącej przedmiotem
narady koordynacyjnej dot. usytuowania
projektowanych sieci uzbrajania terenu

G11. 6642. 117. 2025

STAROSTA OBORNICKI

PL. P2 G11. 468

Identyfikator ewidencyjny materiału zasobu

MAPA ZASADNICZA

27.5.2025

Data wykonania kopii materiału zasobu

mgr inż. Jacek Derkowski
Kierownik Referatu Geodezji
GEODETA POWIATOWY organ




SOLAR-FREE Marek Józefowski
ul. Jarochońskiego 30a/2
60-238 Poznań
tel.: +48 793 795 754
biuro@solar-free.pl
www.solar-free.pl



nazwa inwestycji: Przebudowa istniejącej rozdzielnic RGnn w budynku kotłowni przy ul. Wybudowanie 56 w Obornikach	adres inwestycji: ul. Wybudowanie 56 64-600 Oborniki	inwestor: Przedsiębiorstwo Energetyki Ciepłej Sp. z o.o. ul. Wybudowanie 56, 64-600 Oborniki
--	--	---

projektant: mgr inż. Marek Józefowski	specjalność: Instalacje elektryczne	nr uprawnień: WKP/0384/PO/0E/12	podpis:
sprowadzający:			

tytuł rysunku: Plan Zagospodarowania Terenu - lokalizacja Agregatu na terenie zakładu	branża: ELEKTRYCZNA	faza: PW	nr rysunku: IE.04
data: 07.02.2025	sygnatura: 003.2025	skala:	

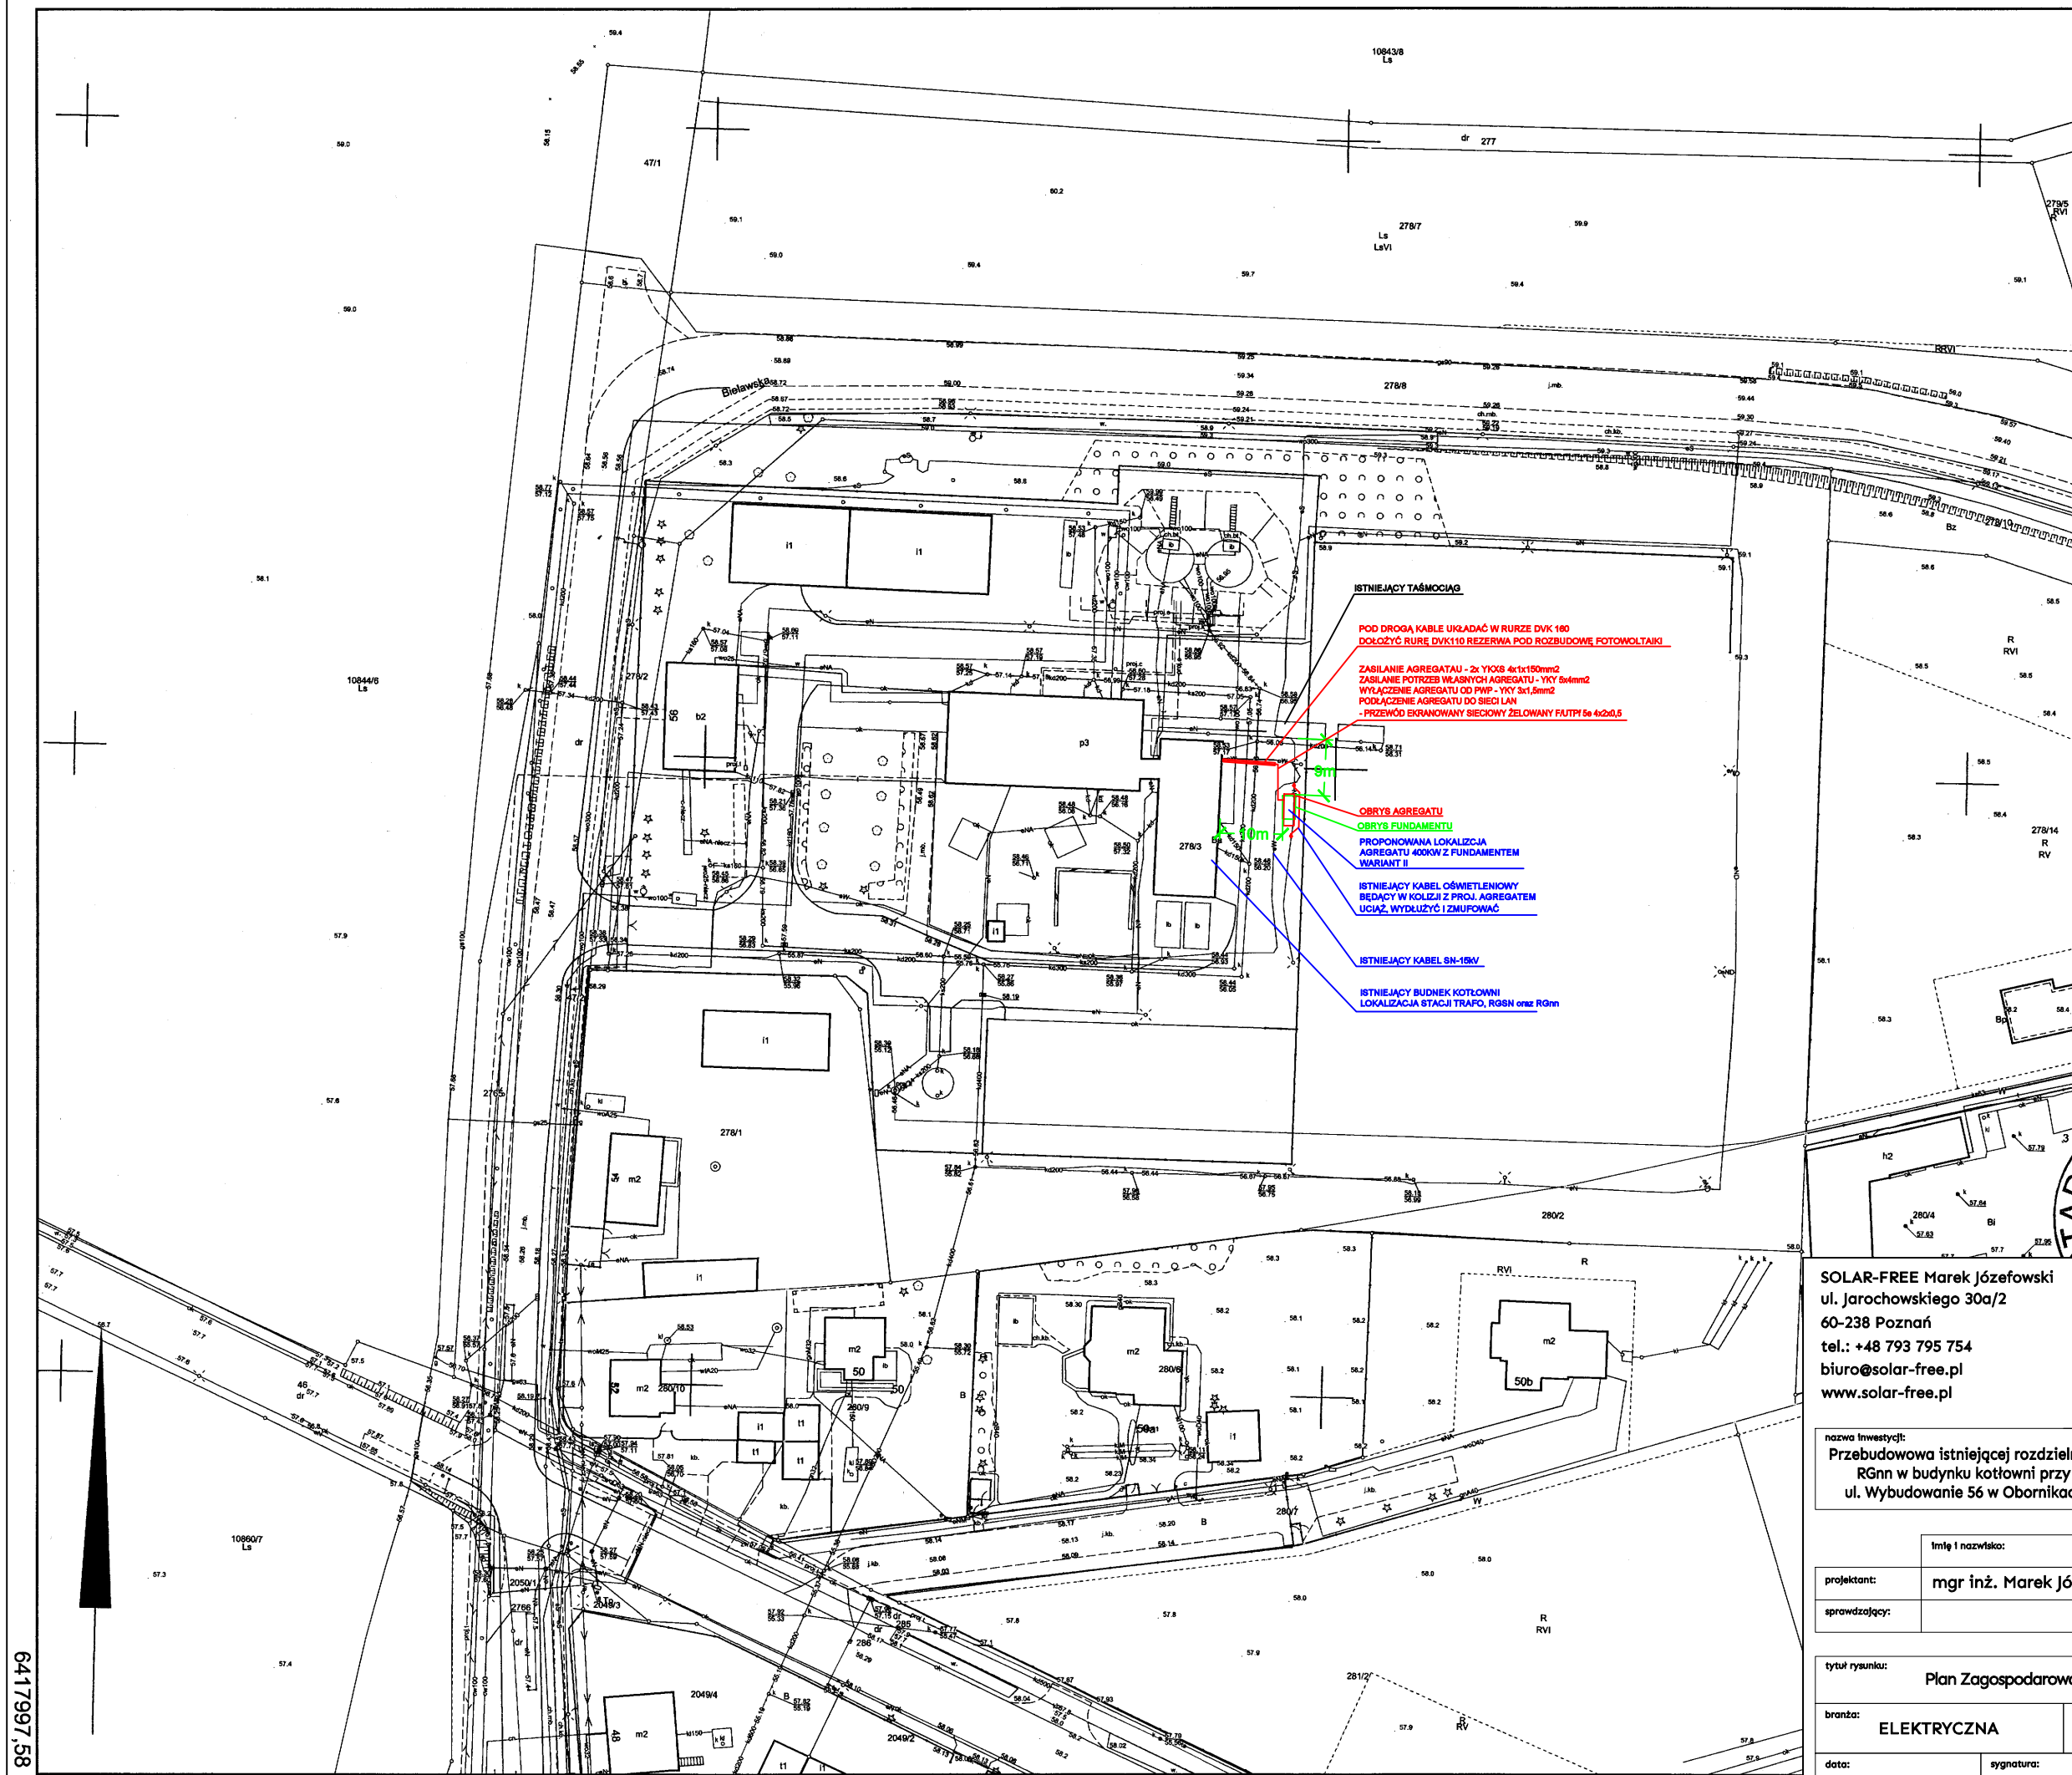

6417997,58

5836835,75